




GRUNDRISS MIT ENTNAHME UND MÖNCHSBAUWERK M = 1 : 50

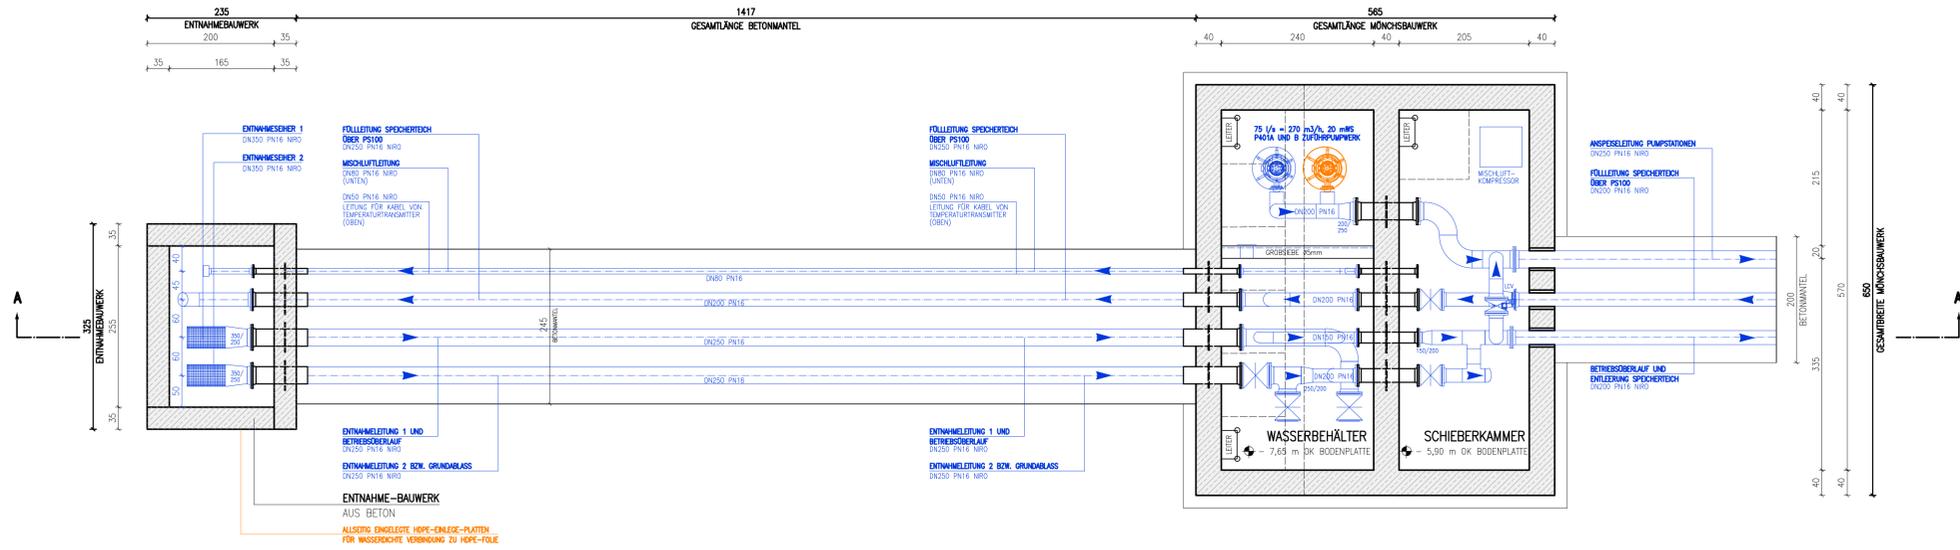

- LEGENDE**
- BAUWERK, PROJEKT
 - ROHRLEITUNGSANLAGEN SCHNEEANLAGE, PROJEKT - AUSBAUSCHRITT 1
 - ROHRLEITUNGSANLAGEN SCHNEEANLAGE, PROJEKT - AUSBAUSCHRITT 2

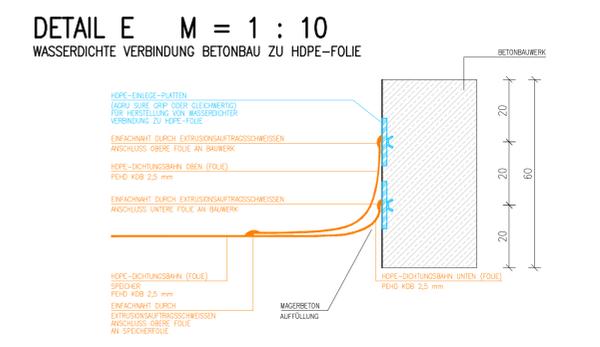

SCHNITT A - A M = 1 : 50

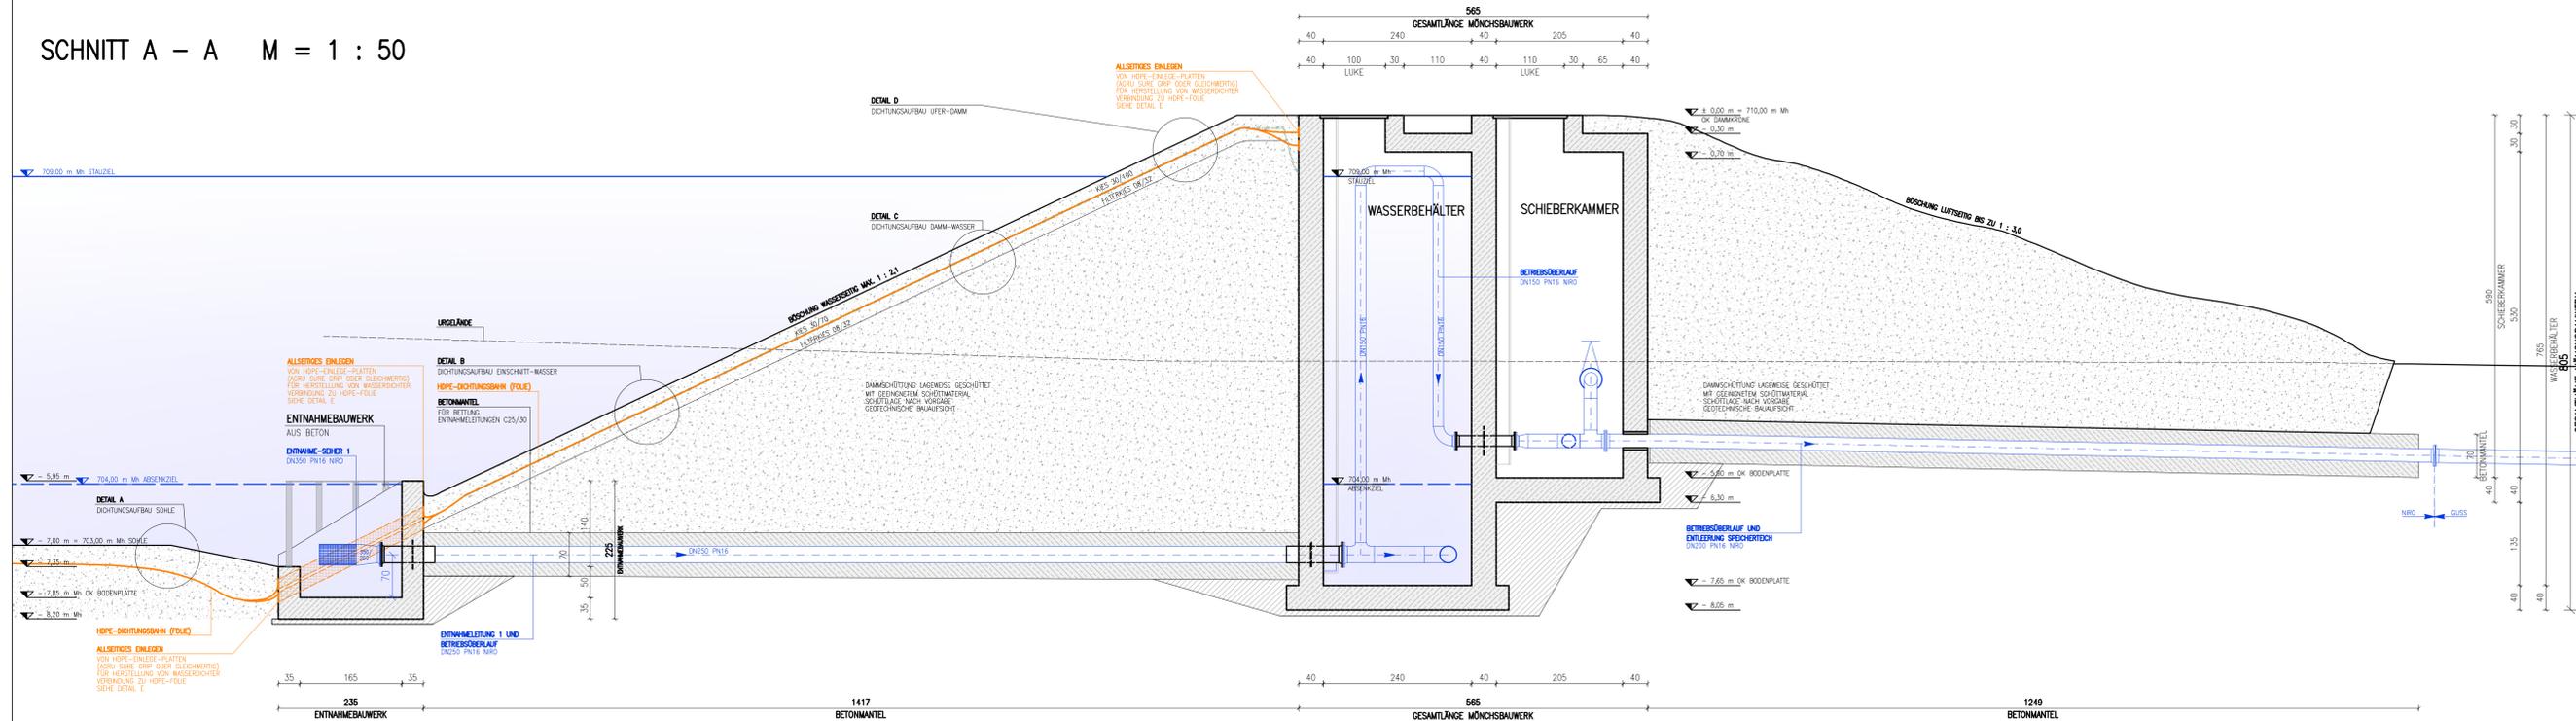

Auftraggeber: DIE VERSORGER RUPHOLDING
KOMMUNALUNTERNEHMEN GEMEINDEWERKE RUPHOLDING AdÖR

Projekt: BESCHNEIUNGSANLAGE CHIEMGAU ARENA ERWEITERUNG MIT SPEICHERTEICH
GENEHMIGUNGSPLANUNG 2024

Inhalt: MÖNCHSBAUWERK GRUNDRISS UND SCHNITT A, ABDICHTUNGSDETAILES

GENEHMIGUNGSPLAN

Stempel: AEP Planung und Beratung GmbH
München StraÙe 22 - A-6130 Gornitz


Plan-Nr.: PL-21-1
Maßstab: 1 : 10
Revisur: 0

Projekt-Nr.: 01-04-22-089-001
Datum: 11.04.2024
bearbeitet: R. Penn
geprüft: M. Seebacher


AEP Planung und Beratung GmbH
München StraÙe 22 - A-6130 Gornitz
T +43 (0)5242 714 55
F +43 (0)5242 714 55-20
office@aep.co.at - www.aep.co.at

AEP LEIDENSCHAFT FÜR DAS PROJEKT


DETAIL A
DICHTUNGAUFBAU SOHLE
OHNE MASZSTAB

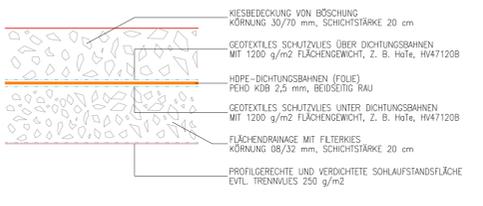

DETAIL B
DICHTUNGAUFBAU EINSCHNITT-WASSER
OHNE MASZSTAB

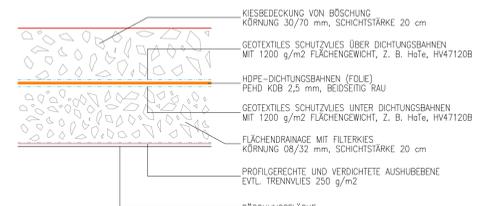

DETAIL C
DICHTUNGAUFBAU DAMM-WASSER
OHNE MASZSTAB

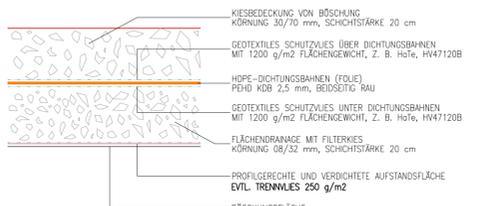

DETAIL D
DICHTUNGAUFBAU UFER - DAMM
OHNE MASZSTAB

