




LAGEPLANAUSZUG
M = 1 : 200

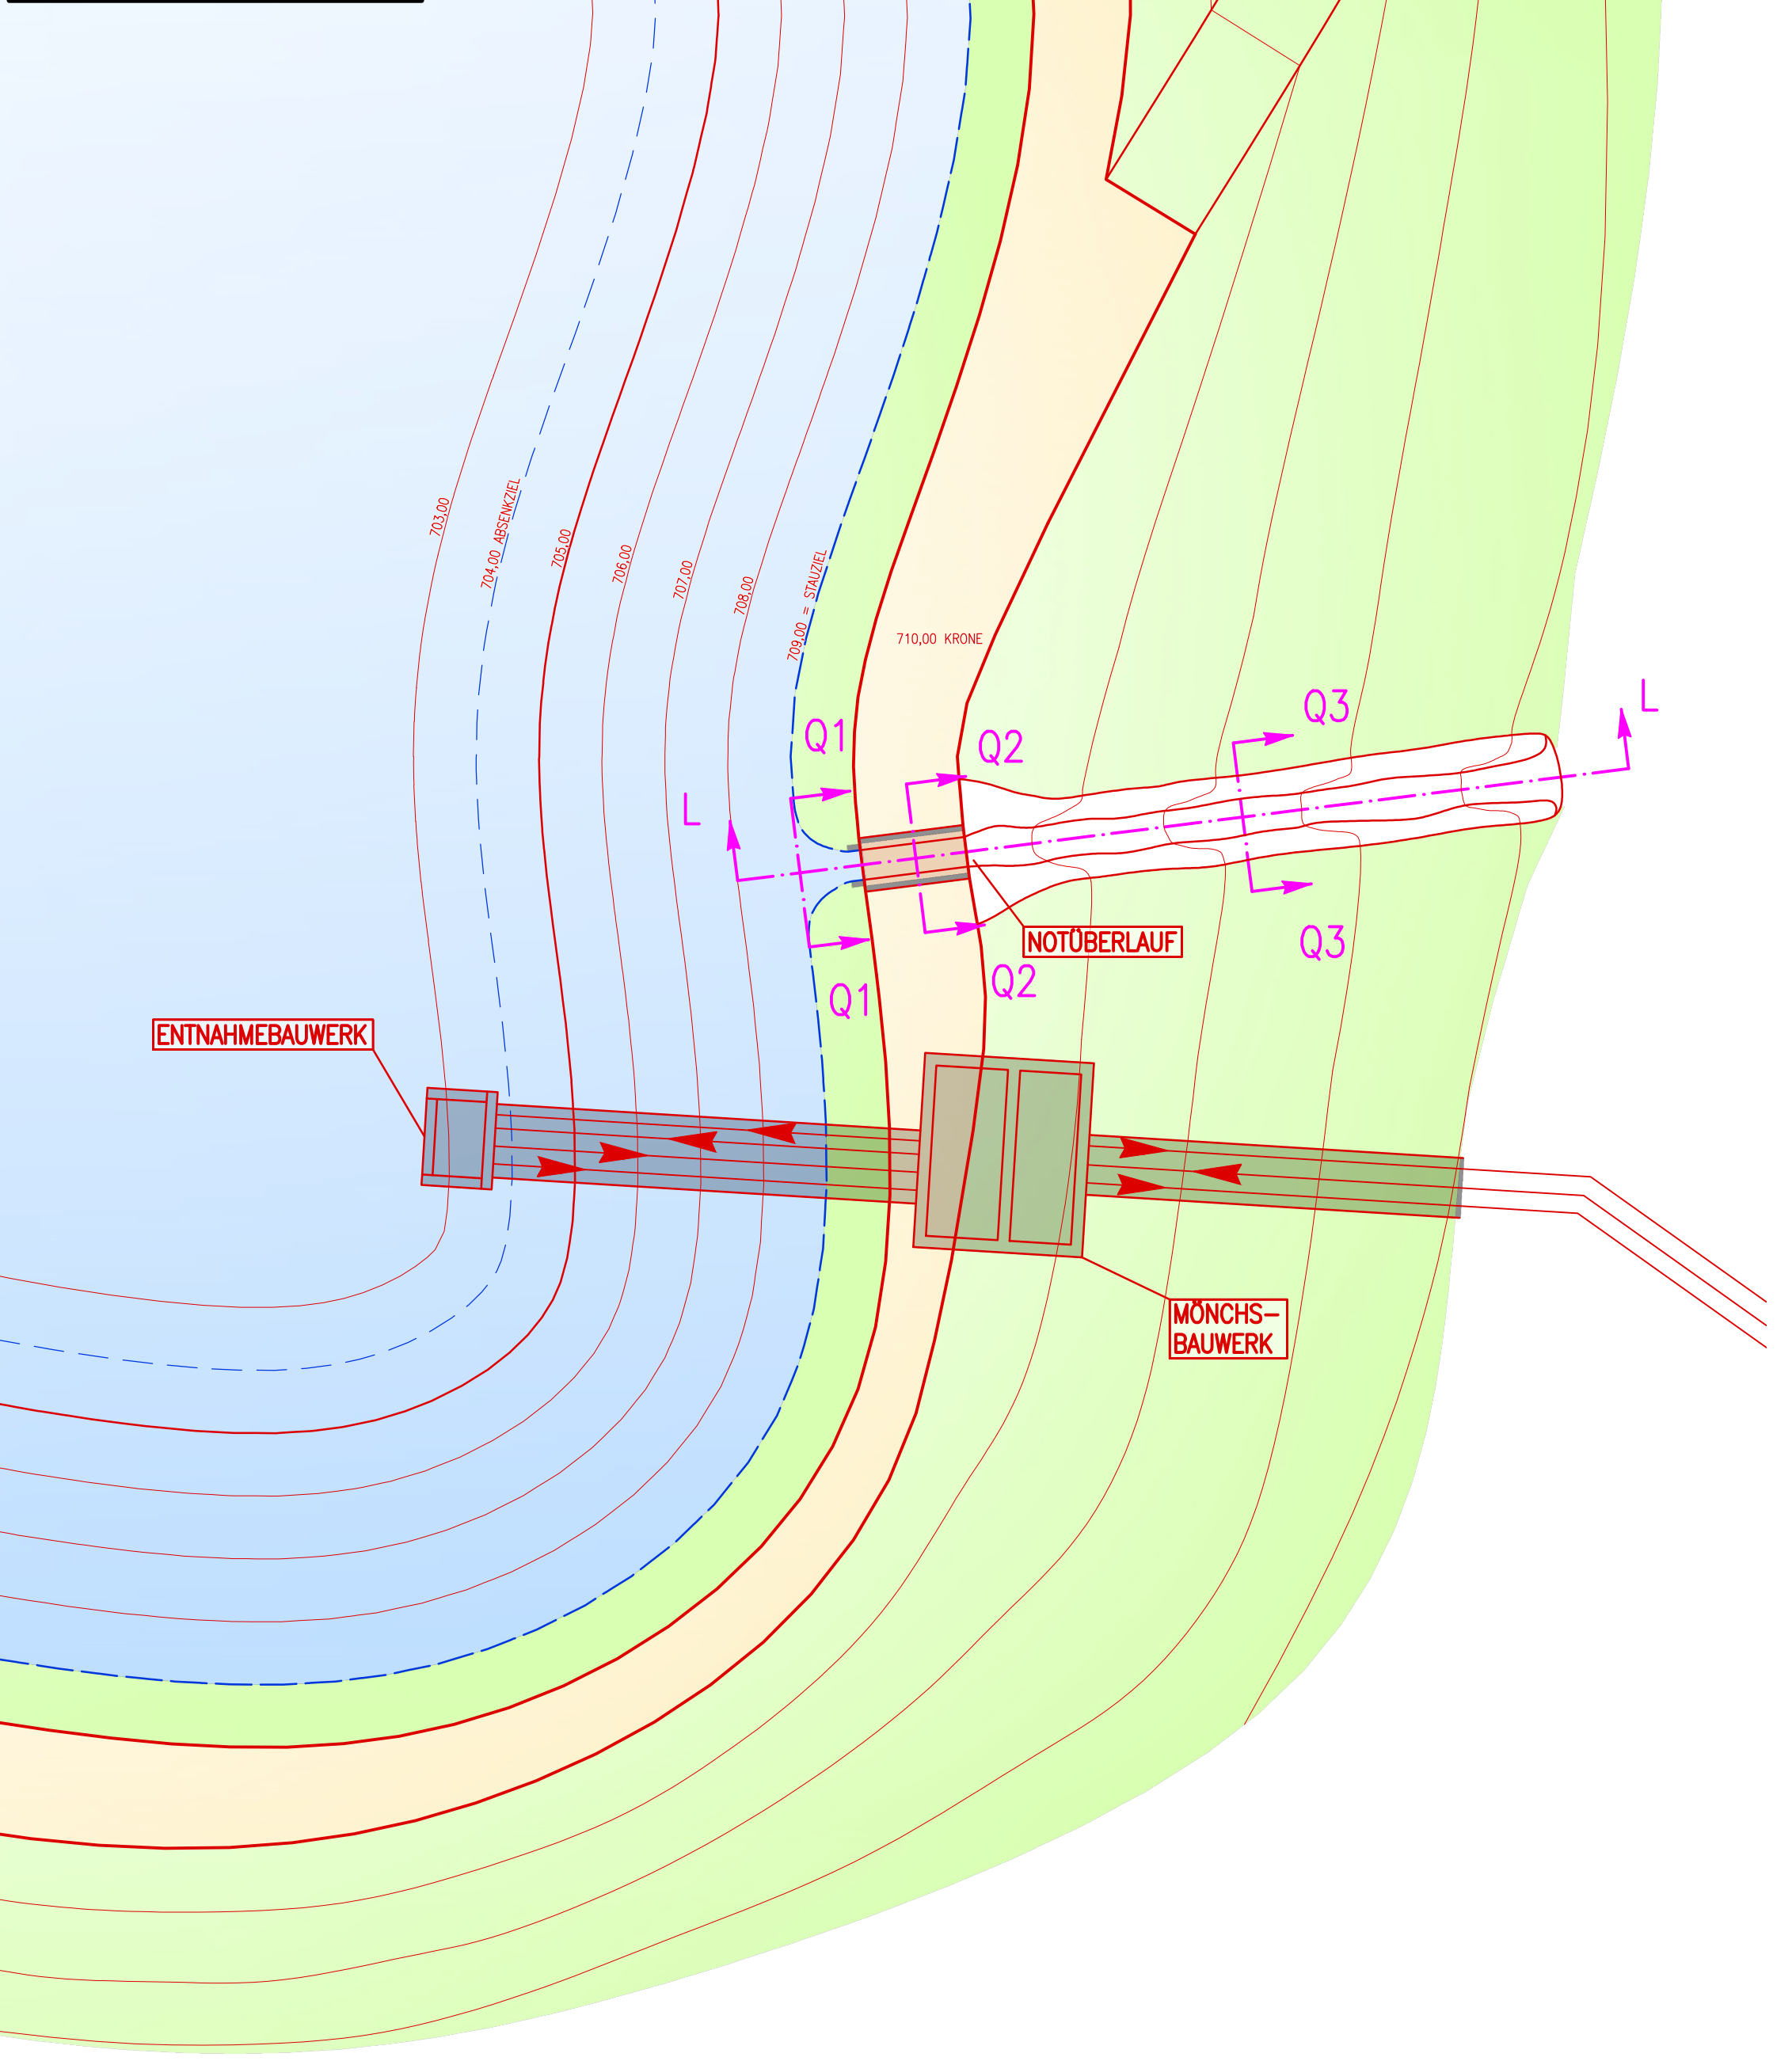

PROFIL L-L M = 1 : 50 -> NOTÜBERLAUF

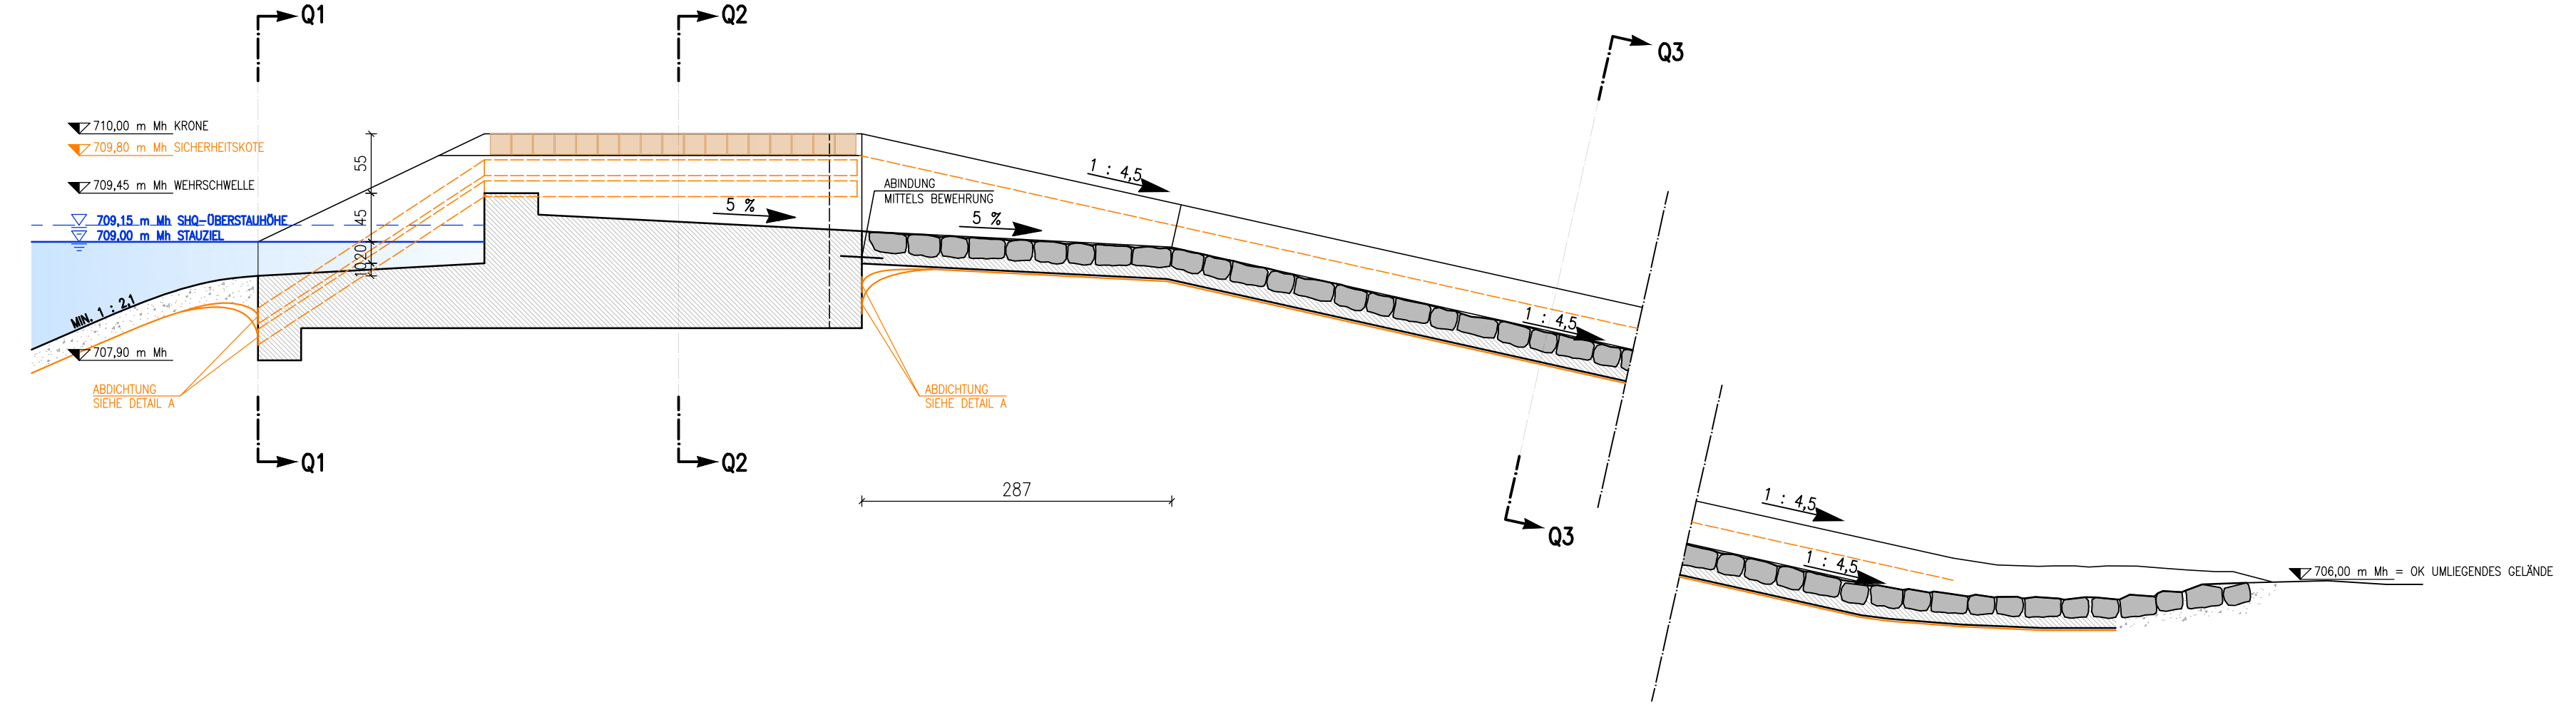


GRUNDRISS M = 1 : 50 -> NOTÜBERLAUF

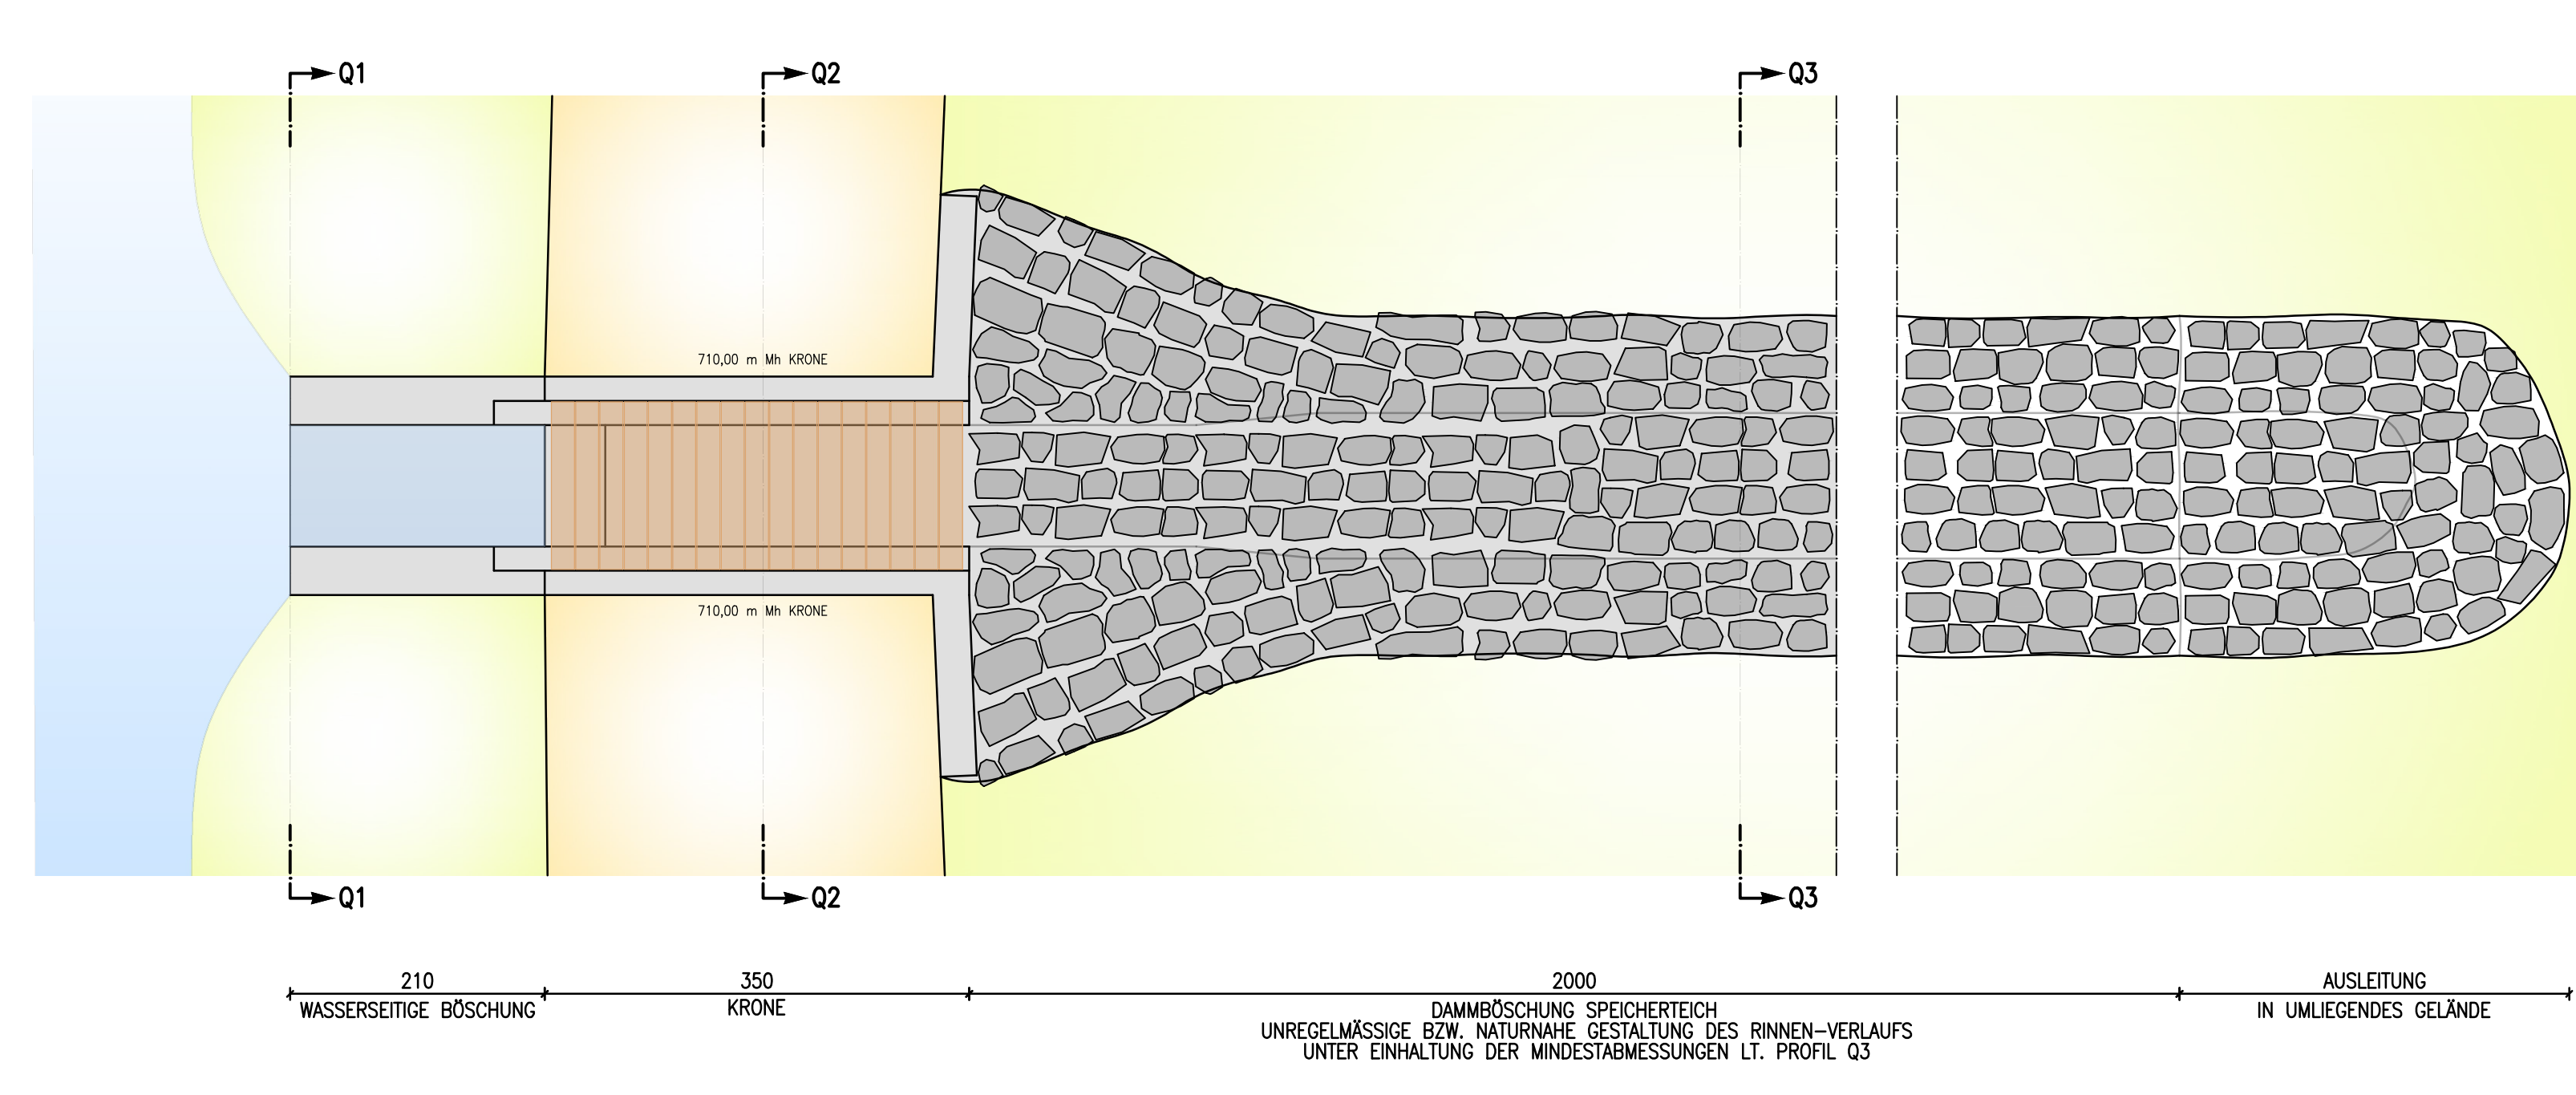


- LEGENDE**
- BAUWERK
 - ROHRLEITUNGEN
 - HDPE-DICHTUNGSBAHN


PROFIL Q1 M = 1 : 25

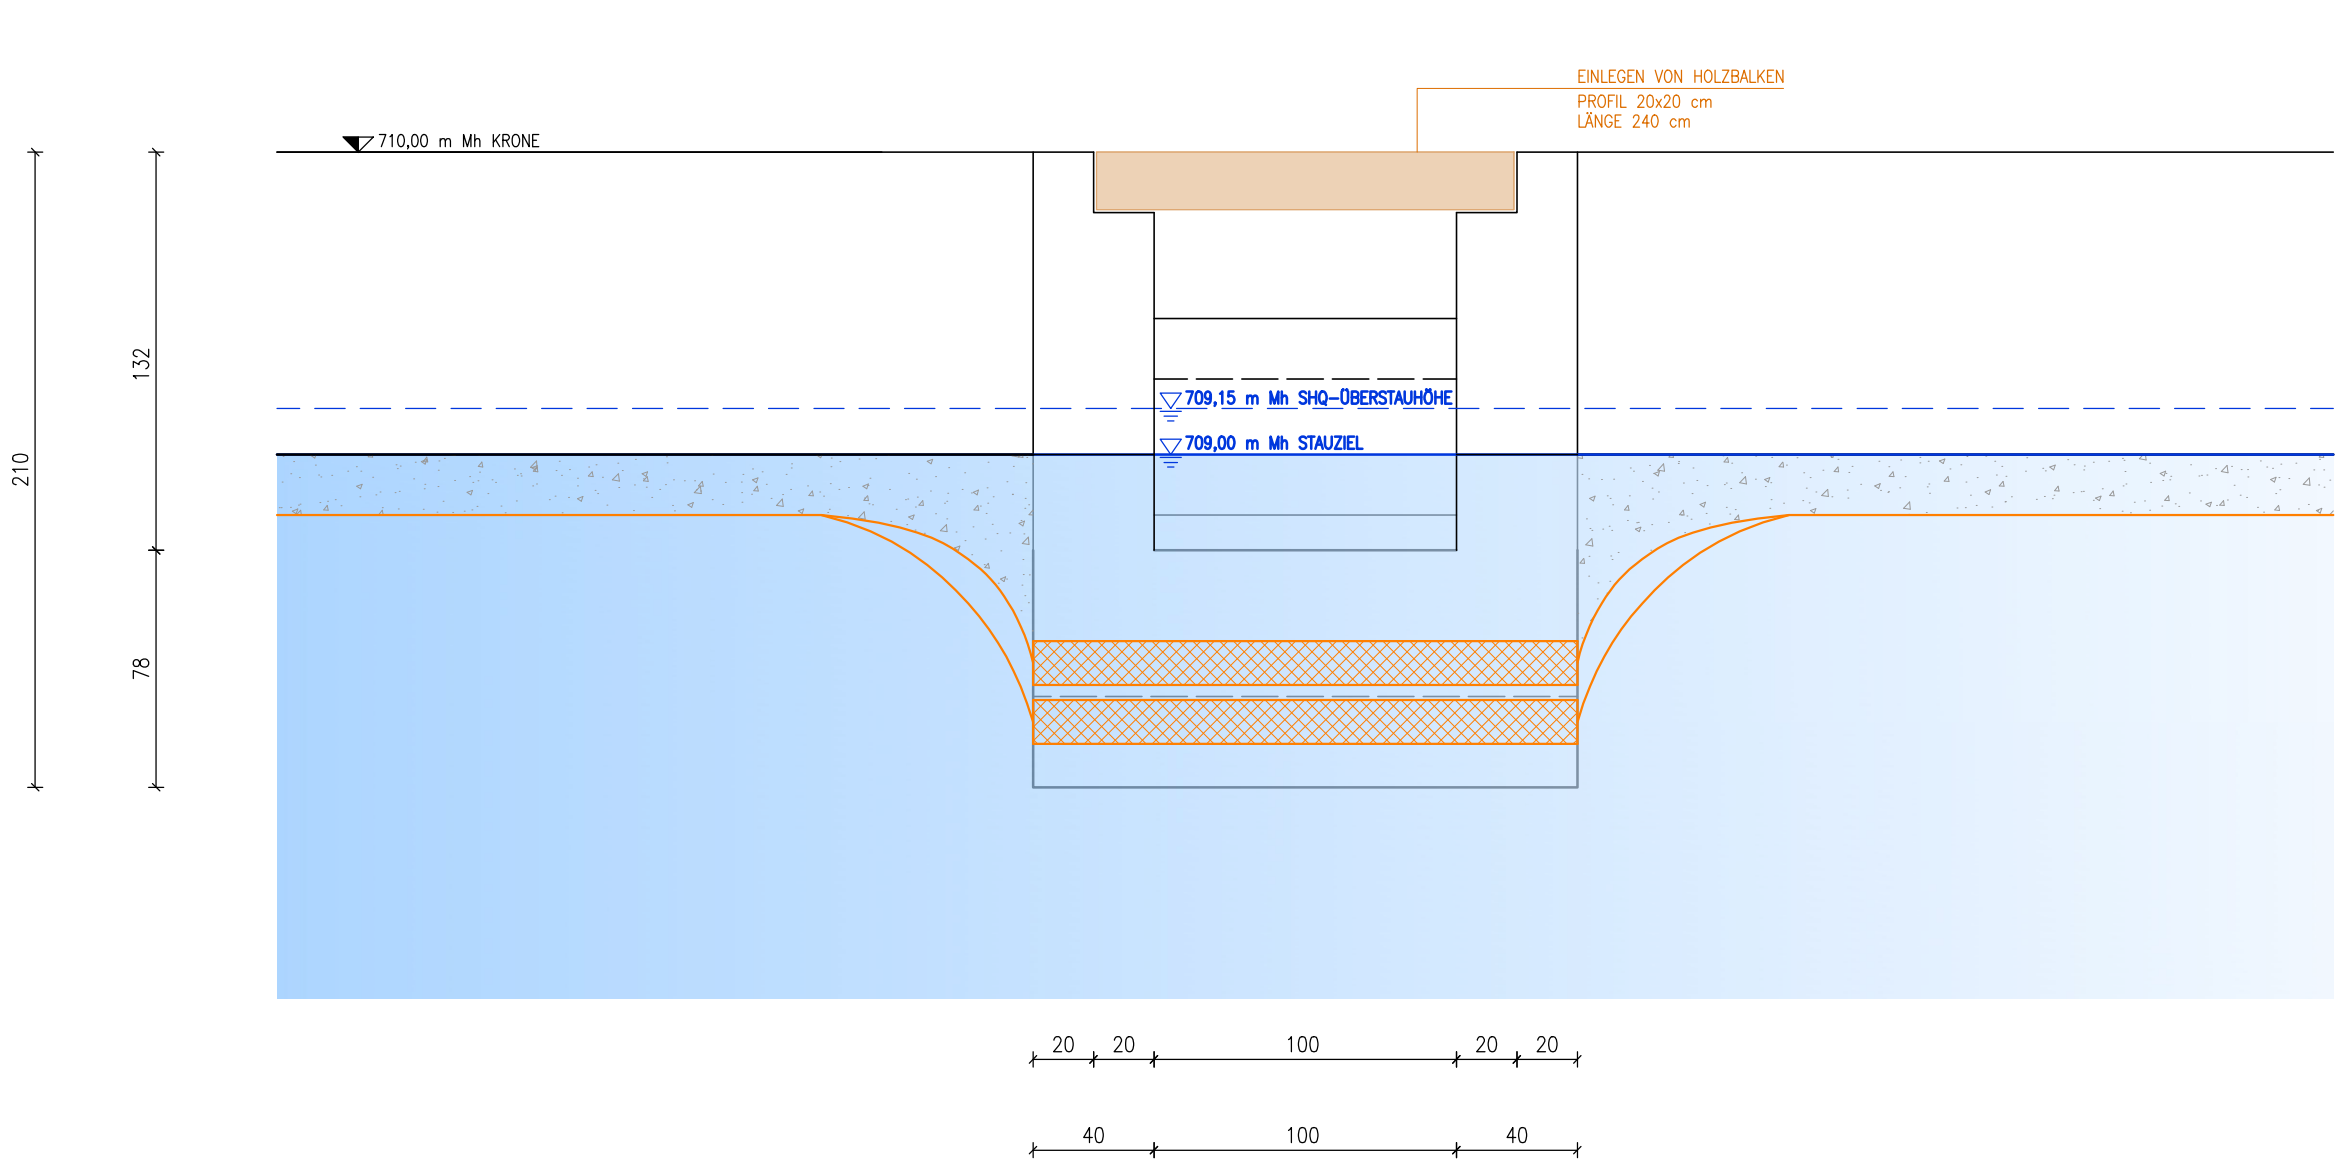


PROFIL Q2 M = 1 : 25

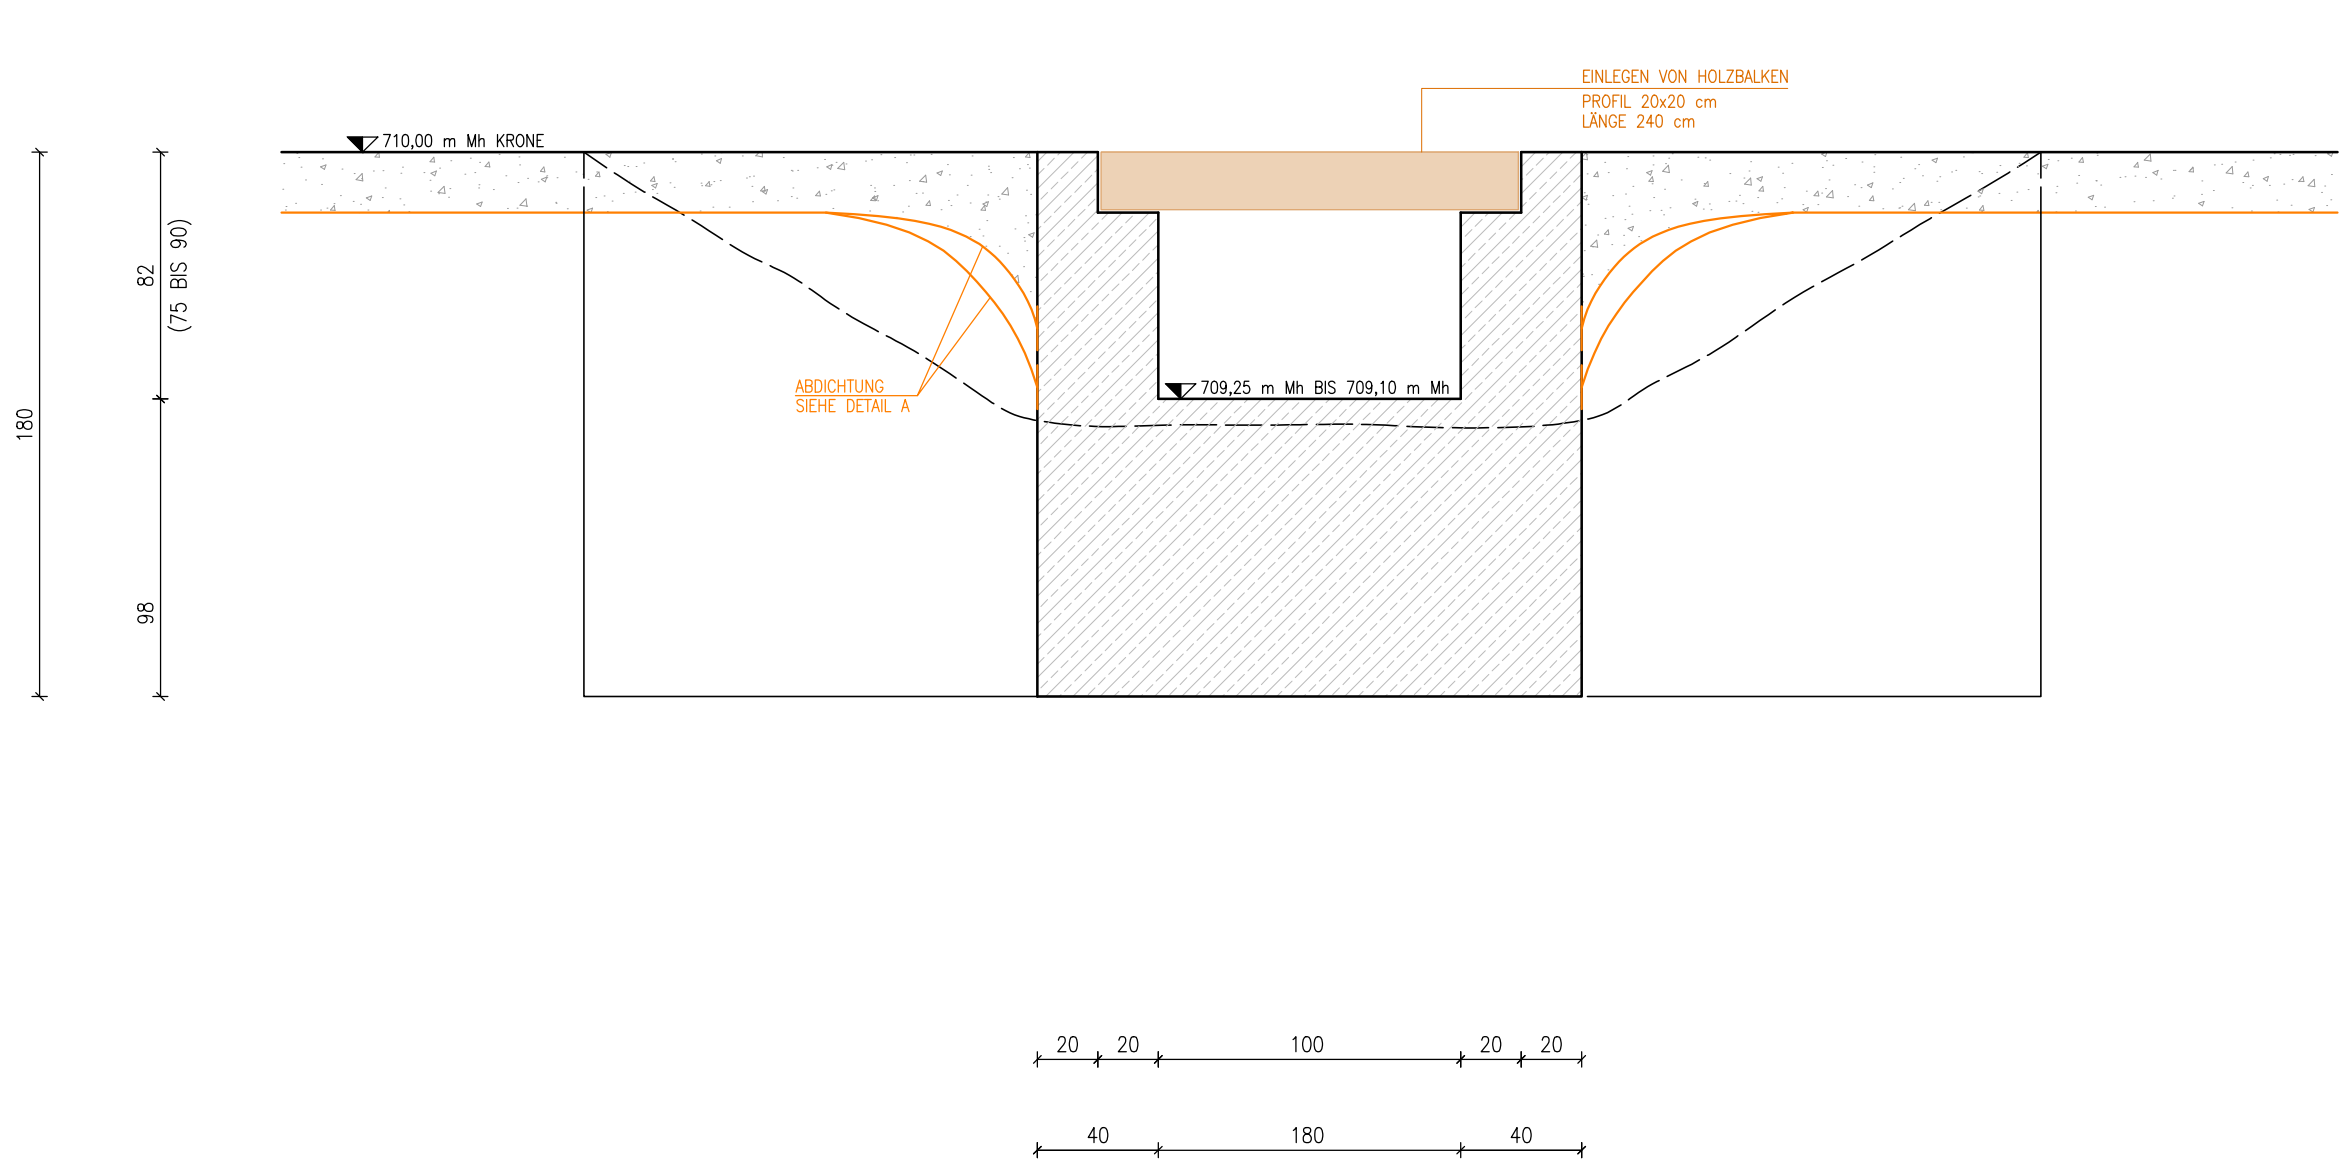

PROFIL Q3 M = 1 : 25

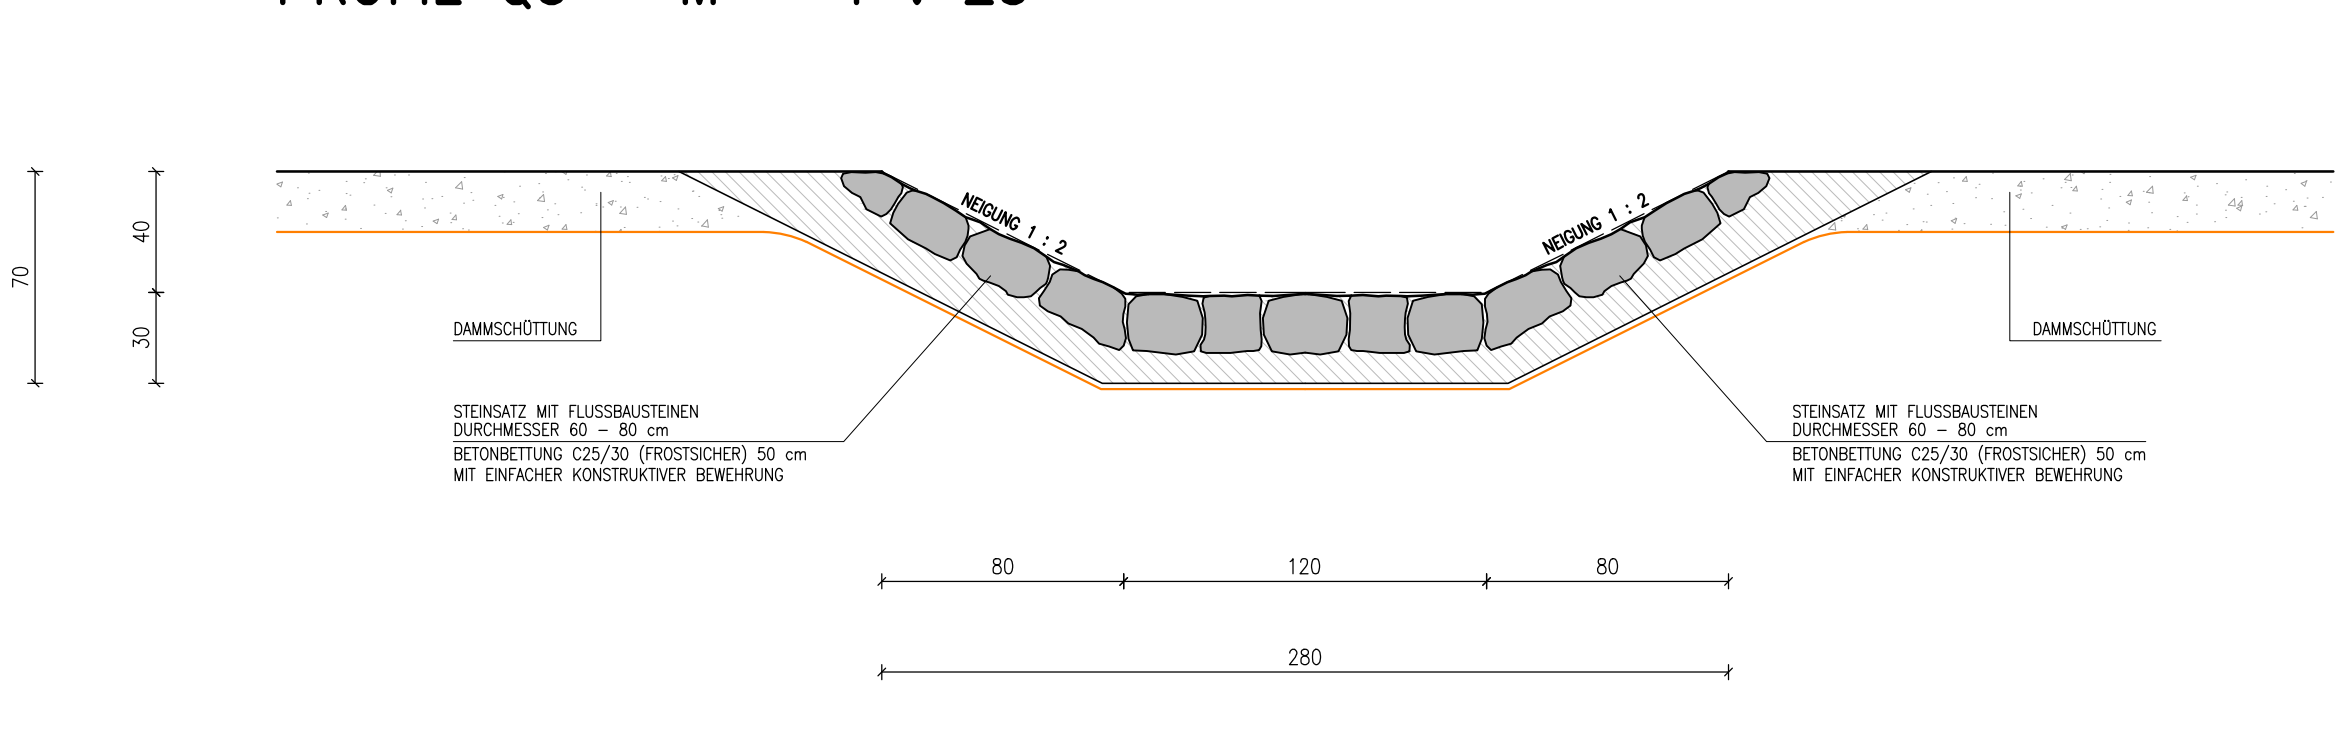

DETAIL A M = 1 : 10

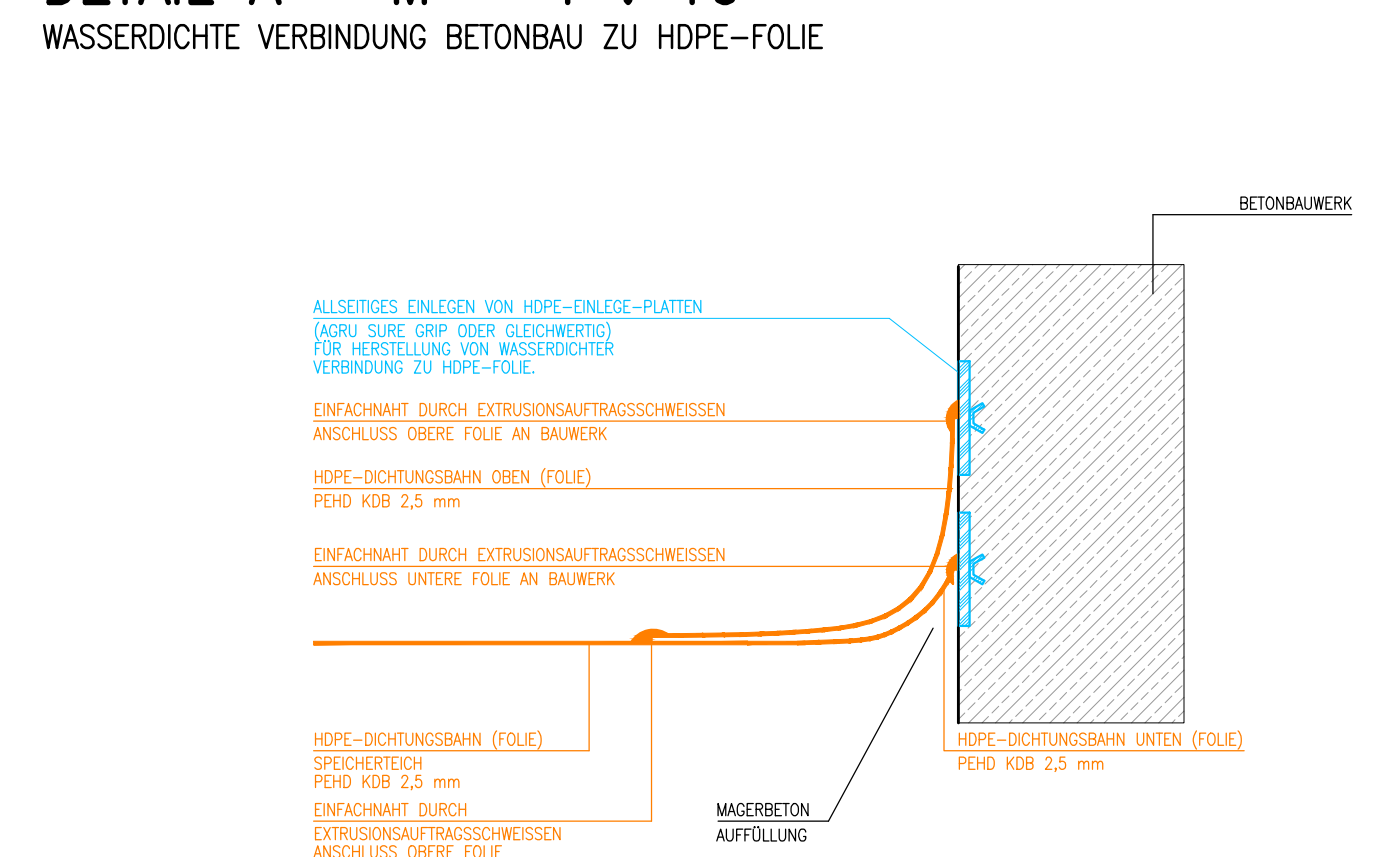

Auftraggeber: DIE VERSORGER RUPOLDING
KOMMUNALUNTERNEHMEN GEMEINDEWERKE RUPOLDING AdÖR

Projekt: BESCHNEIUNGSANLAGE CHIEMGAU ARENA ERWEITERUNG MIT SPEICHERTEICH
GENEHMIGUNGSPLANUNG 2024

Inhalt: NOTÜBERLAUF

GENEHMIGUNGSPLAN

Stempel: AEP Planung und Beratung GmbH
Plan-Nr.: PL-14-1
Maßstab: 1:50 / 1:10
Projekt-Nr.: 01-04-22-089-001
Datum: 11.04.2024
bearbeitet: F. Dengg
geprüft: M. Seebacher

AEP Planung und Beratung GmbH
Beratende Ingenieure
Münchner Straße 22 · A-6130 Seibersdorf
T +43 (0)5242 714 55
F +43 (0)5242 714 55-20
office@aep.co.at · www.aep.co.at

AEP LEIDENSCHAFT FÜR DAS PROJEKT