


GRUNDRISS ERDGESCHOSS
M = 1 : 50

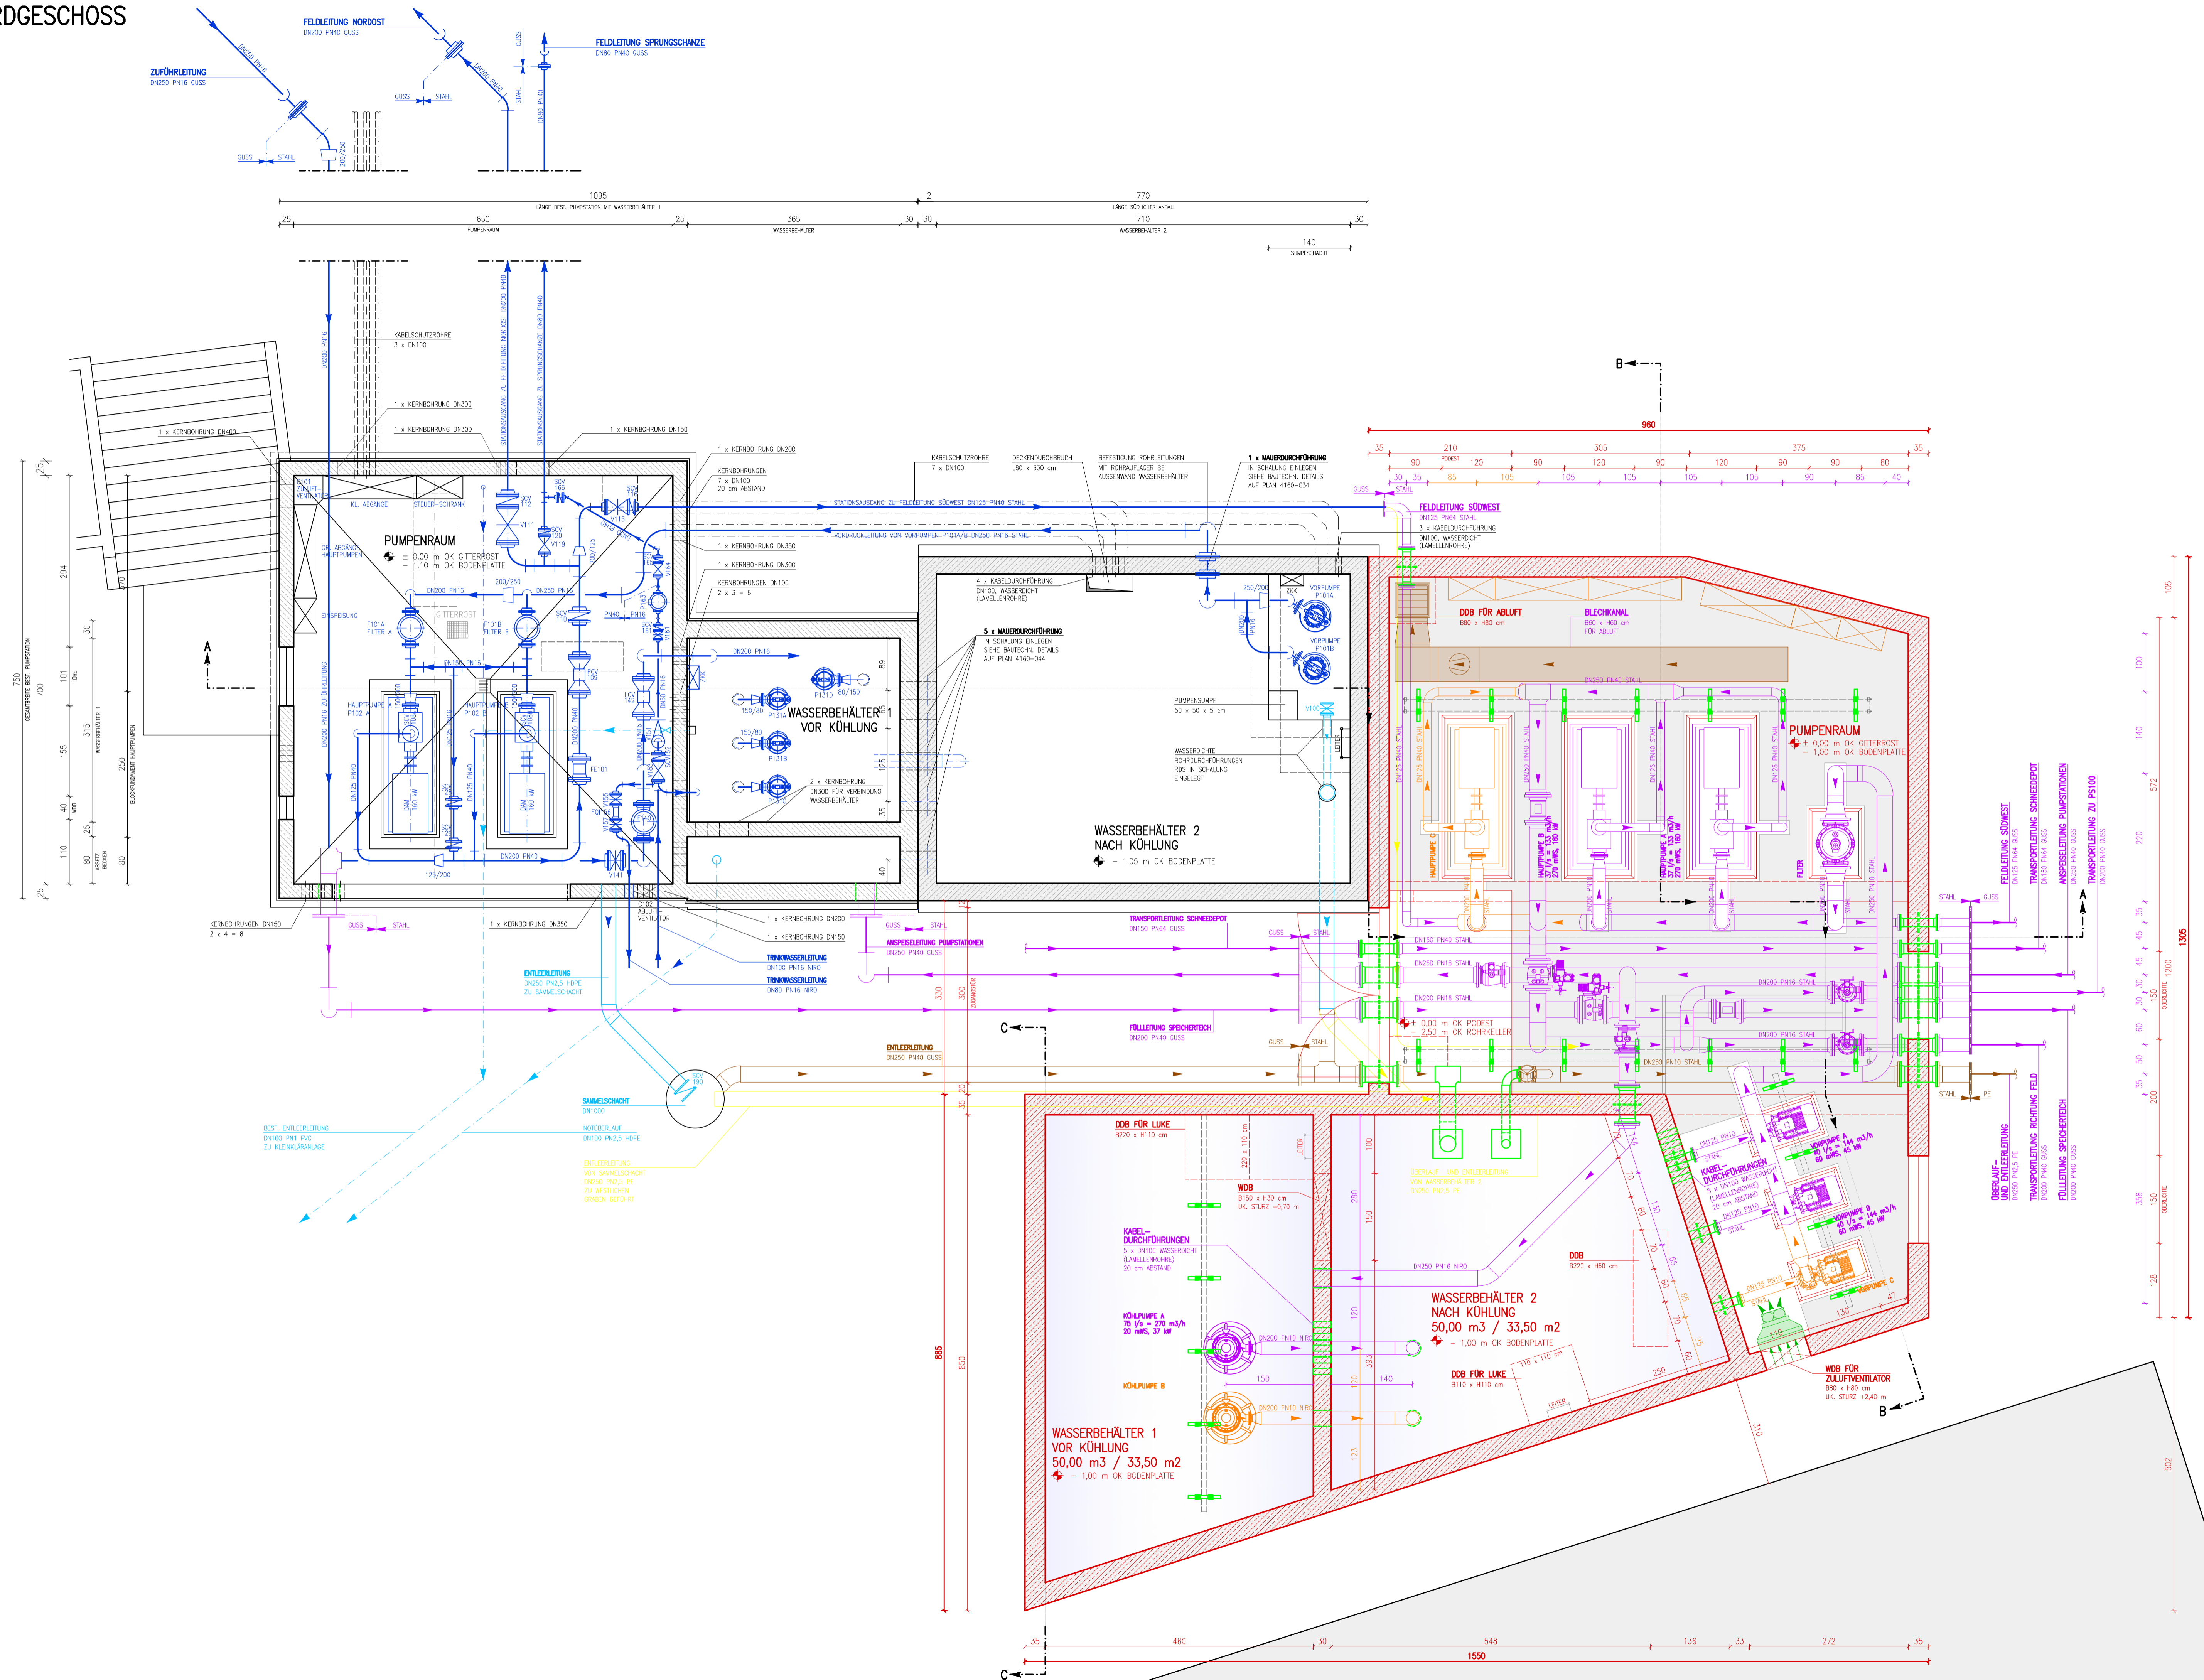

- LEGENDE**
- BAUWERK, BESTAND
 - BAUWERK, PROJEKT
 - ROHRLEITUNGSANLAGEN, BESTAND
 - BAUTEILE FÜR ERWEITERUNG SCHNEEANLAGE MIT SPEICHERTEICH, PROJEKT - AUSBAUSCHRITT 1
 - BAUTEILE FÜR ERWEITERUNG SCHNEEANLAGE MIT SPEICHERTEICH, PROJEKT - AUSBAUSCHRITT 2
 - ENTLERLEITUNGEN, BESTAND
 - ABRUCH, PROJEKT
 - EINLEGETEILE BZW. MAUERDURCHFÜHRUNGEN, PROJEKT
 - EINBAUFEN, PROJEKT
 - ZULUFTE, PROJEKT
 - ABLUFTE, PROJEKT
 - GITTERROST / STAHLBAU, PROJEKT

ALLE MASSE IN [cm]

Auftraggeber: **DIE VERSORGER RUPOLDING**
KOMMUNALUNTERNEHMEN GEMEINDEWERKE RUPOLDING AdÖR

Ausfertigung:

Projekt: **BESCHNEIUNGSANLAGE CHIEMGAU ARENA ERWEITERUNG MIT SPEICHERTEICH**
GENEHMIGUNGSPLANUNG 2024

Inhalt: **PUMPSTATION P5400 BAUWERKS- UND ROHRLEITUNGSPLAN GRUNDRISS ERDGESCHOSS**

DATUM: 11.04.2024

Stempel:	Plan-Nr.: PL-31-1	Projekt-Nr.: 01-04-22-089-001
Maßstab: 1 : 50	Datum: 11.04.2024	
Revisur: 0	bearbeitet: F. Dengg	
	geprüft: M. Seebacher	

AEP Planung und Projekt GmbH
Beratende Ingenieure

München Straße 22 - A-6130 Gornitz
T +43 (0)5242 714 55
F +43 (0)5242 714 55-20
office@aep.co.at - www.aep.co.at

AEP LEIDENSCHAFT FÜR DAS PROJEKT